



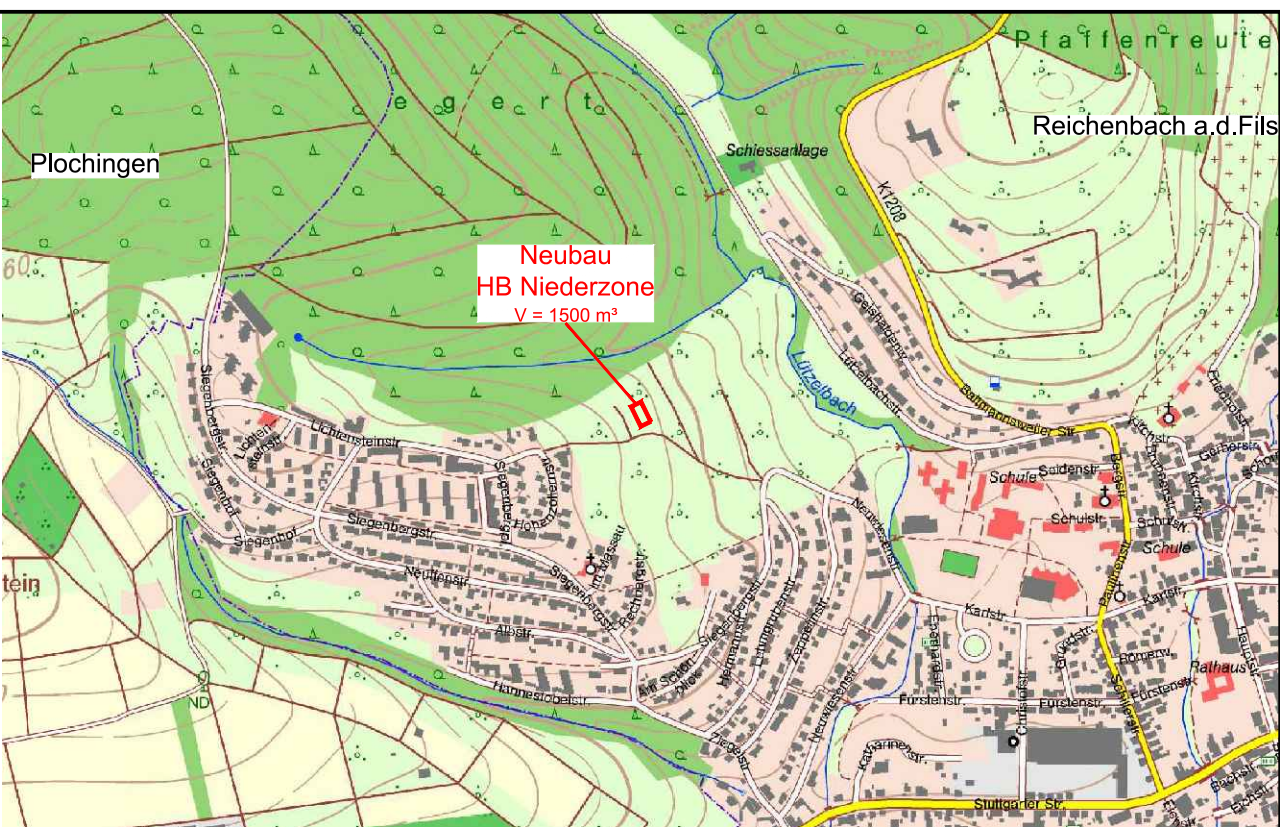

- Legende
- geplanter Bauwerk
 - geplanter Zufahrt
 - geplante Böschung
 - geplante Wasserleitung
 - geplante Entwässerung
 - bestehende Landeswasserversorgung

Hochbehälter Niederzone

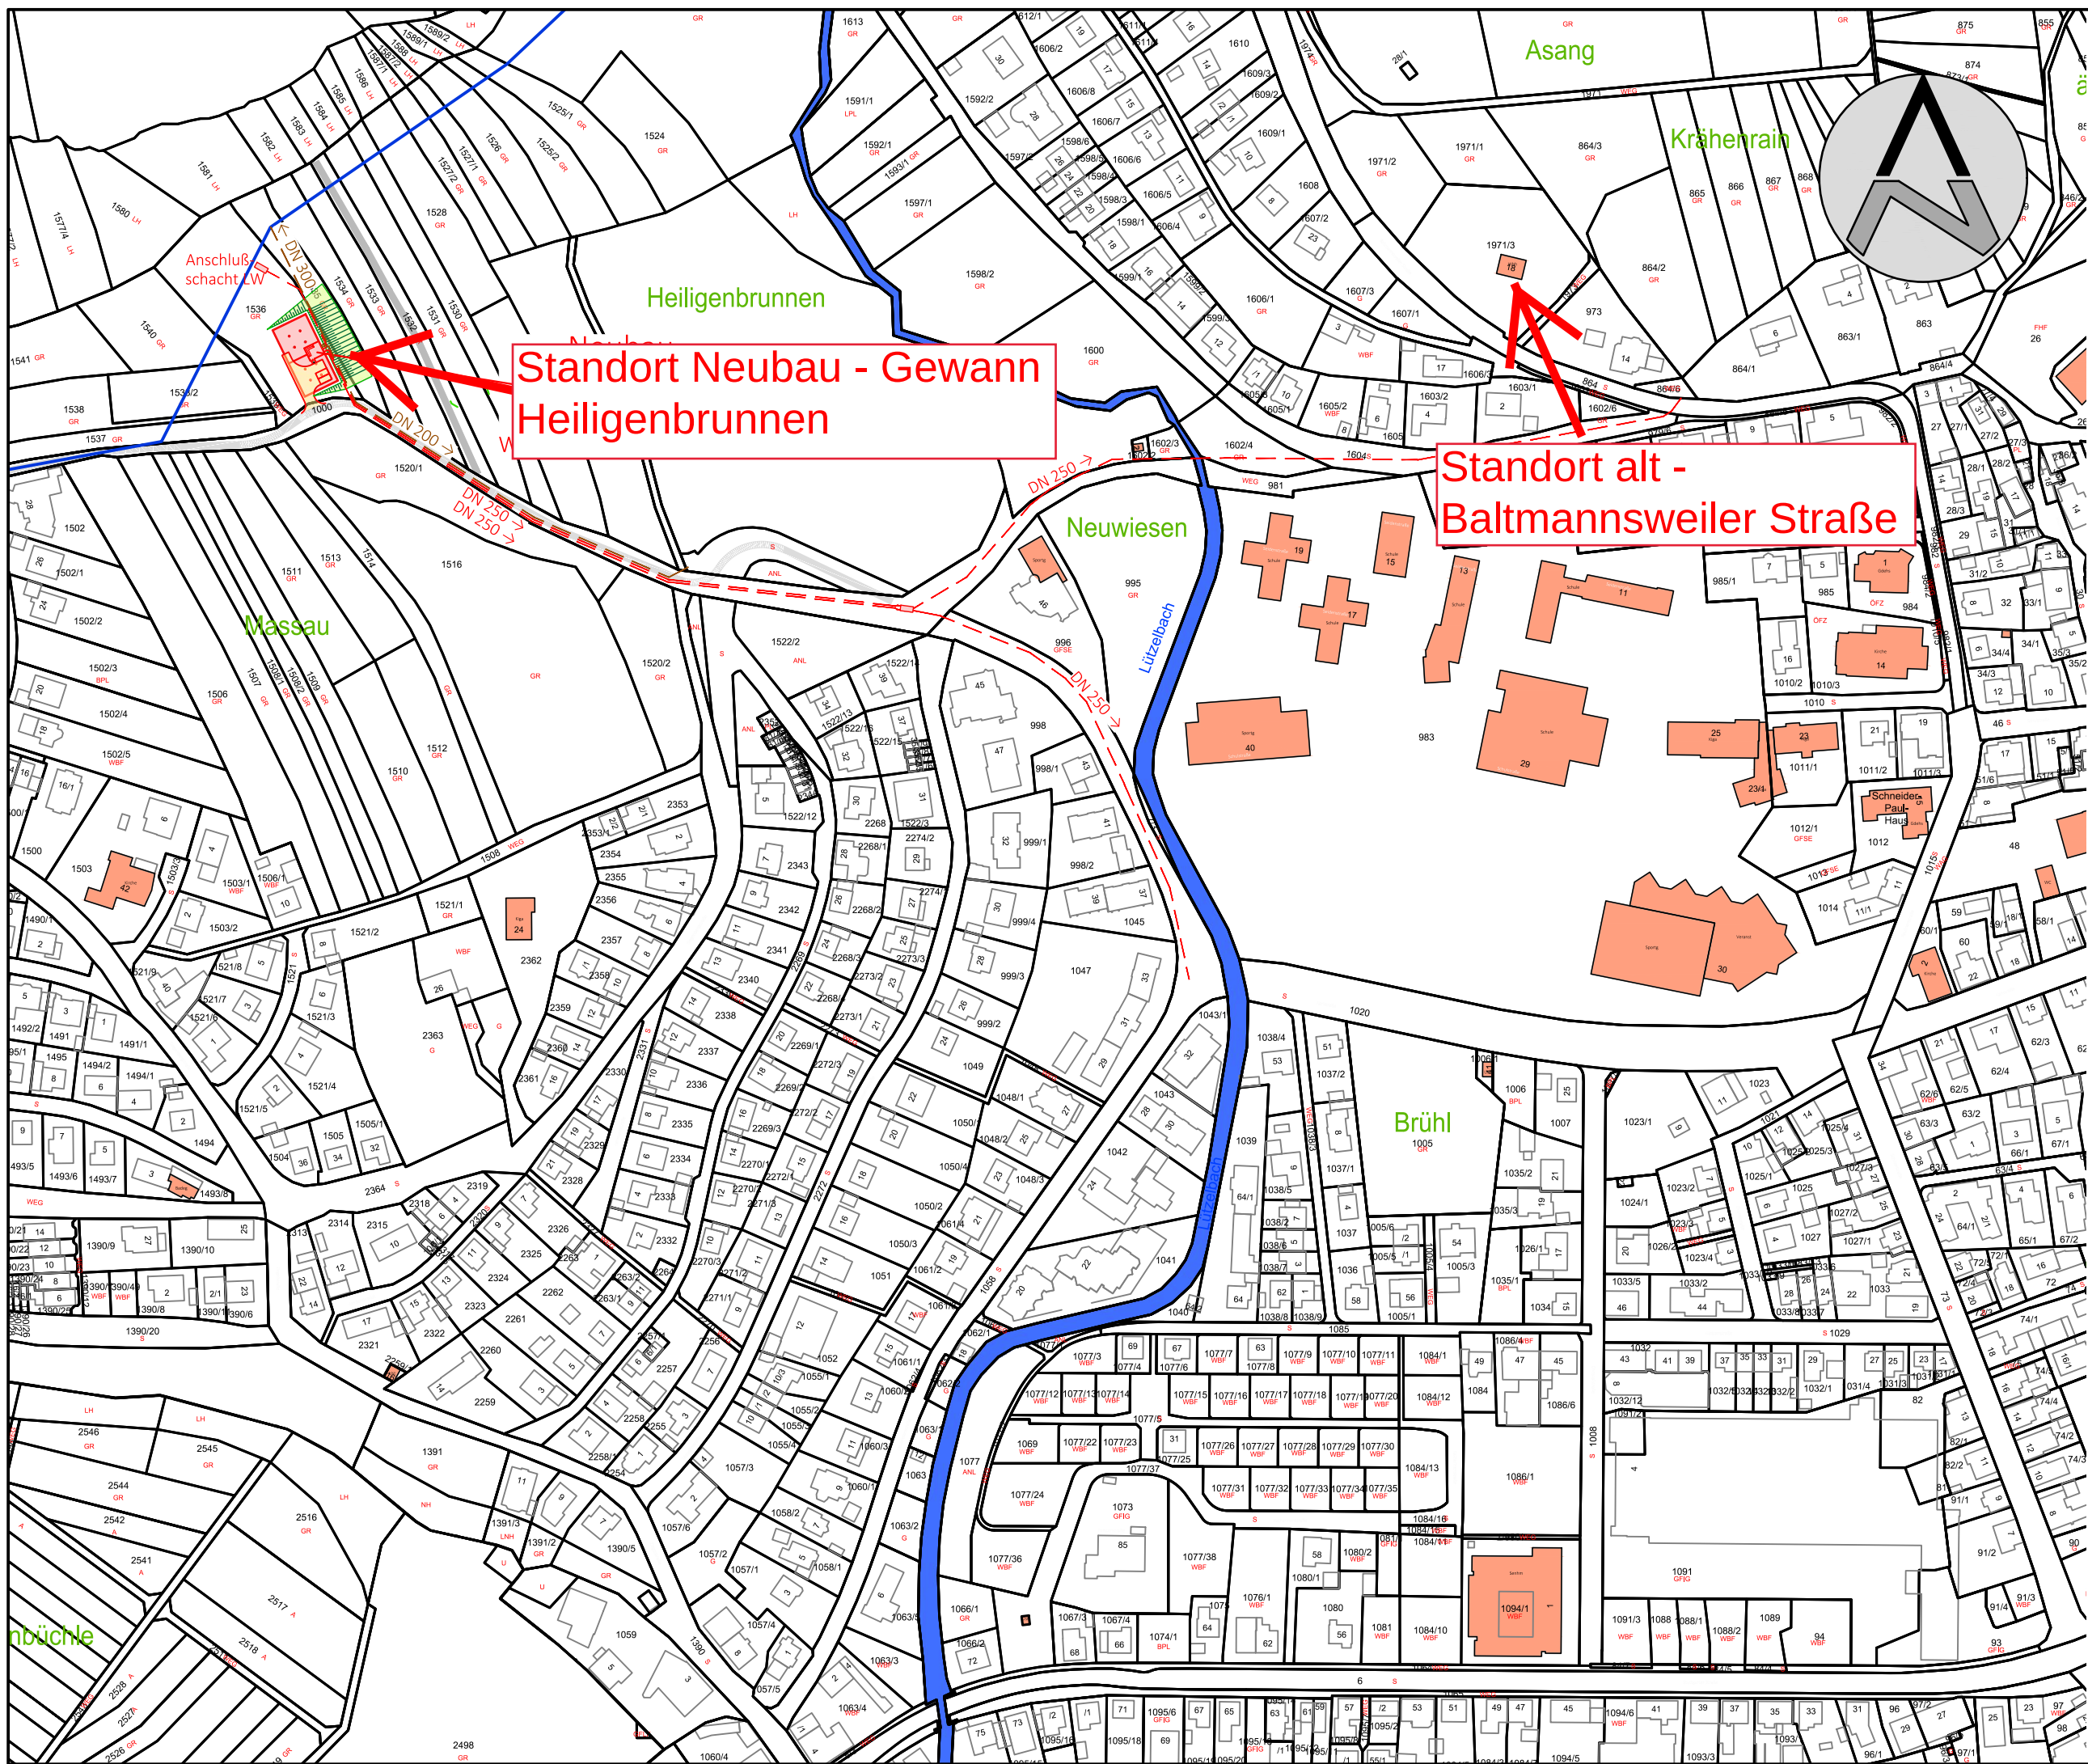

Gemeinde Reichenbach an der Fils
Kreis Esslingen/Neckar
Hauptstraße 7
73262 Reichenbach an der Fils

Auftraggeber		Unterschrift		Datum
				25.11.2019
Planung		Unterschrift		Datum
Zeichnungs-Nummer 116580 - 8 - 3.001		Maßstab 1 : 2500	Datum 25.11.2019	Entwurfsplanung
Planbezeichnung				Beilage 1
Übersichtslageplan				Gezeichnet R. Wurmthaler / V. Mascolo
				Geprüft Th.Mielke
				Planformat 297 x 550