


Landkreis Esslingen  
 Gemeinde Reichenbach a.d.Fils  
 Gemarkung Reichenbach

# LAGEPLAN

- zeichnerischer Teil-  
 zum Bauantrag gem. § 4 LBOVVO

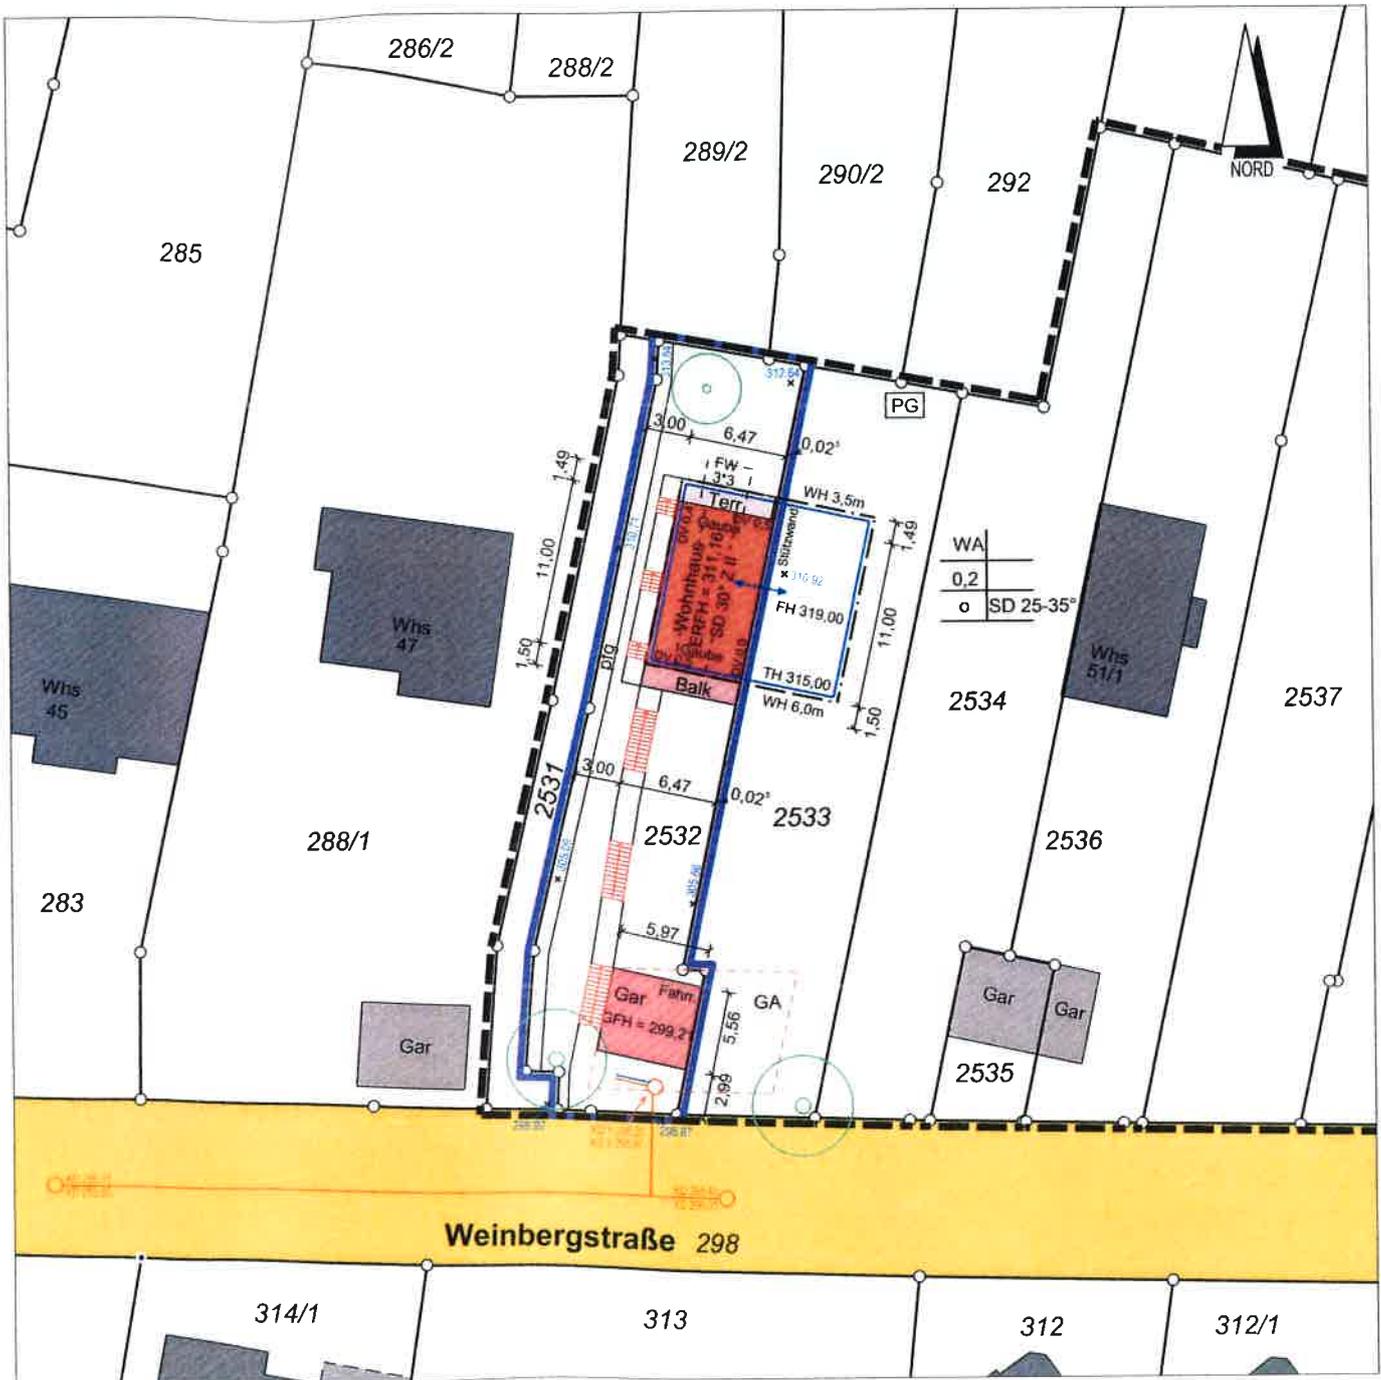

**Maßstab 1:500**

Vorhandene unterirdische Versorgungsanlagen  
 und Leitungen sind im Lageplan nicht dargestellt!

Auftrag: 2022-5938

25 m



Vermessungsbüro  
**Dipl.-Ing. Holger Pfitzner**  
 Öffentlich bestellter Vermessungsingenieur  
 Hermann-Fein-Str. 9, 70599 Stuttgart (Plieningen)  
 Tel. 0711 34218179  
 Mail vermessung@vb-pfitzner.de  
 13.10.2022

*H. Pfitzner*