


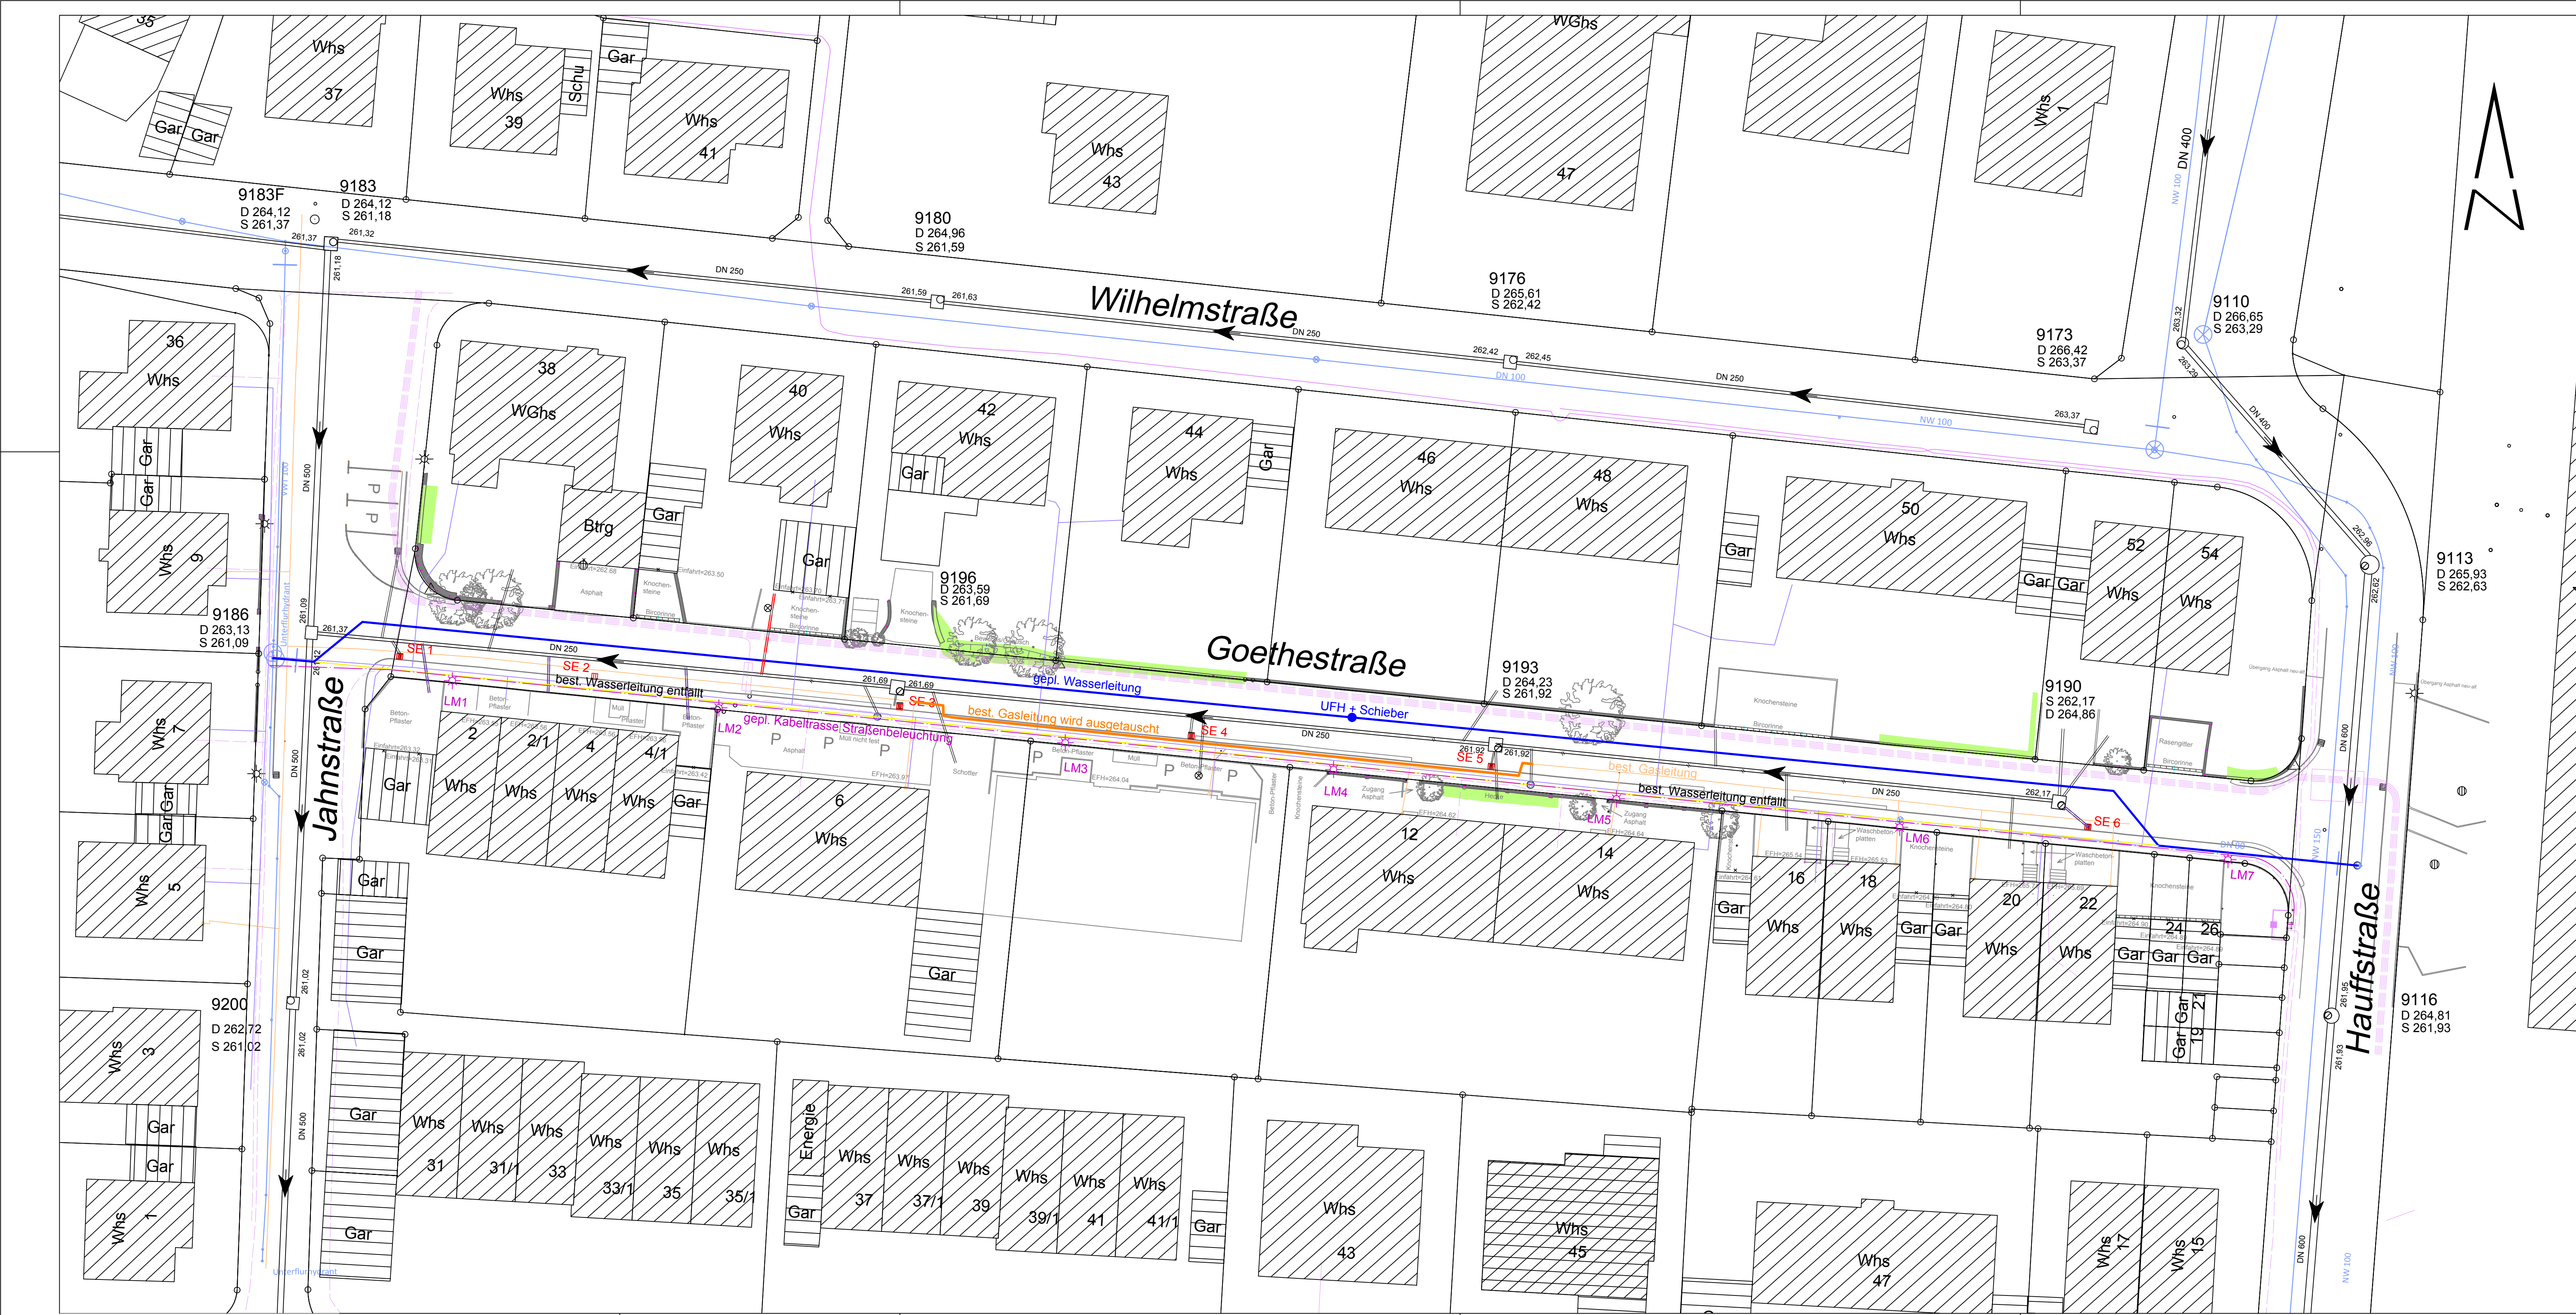

**Zeichenerklärung**

**Mischwasserkanalisation**

best. Kanalschacht mit Haltung (Nennweite lt. Anschrieb)  
Haltungsangaben: Rohrgefälle mit Haltungslänge

HA Kanal sanieren  
HA Kanal prüfen

**Versorgungsleitungen**

best. Wasserleitung  
best. Wasserleitung entfällt  
gepl. Wasserleitung  
best. Gasleitung  
gepl. Austausch Gasleitung  
best. Stromleitung  
best. Telekomkabel  
SE 1: gepl. Einlaufschacht 50 / 50  
LM 1: gepl. Lichtmast  
gepl. Kabeltrasse Straßenbeleuchtung

**Anmerkung:**  
Die Bestandsdaten sind vor Ort zu prüfen.  
Die Angaben können in der Örtlichkeit abweichen  
und haben keinen Anspruch auf Vollständigkeit!

Entwurfsplanung

2

|                                                                                                                                                           |            |                   |                       |
|-----------------------------------------------------------------------------------------------------------------------------------------------------------|------------|-------------------|-----------------------|
|                                                                                                                                                           |            |                   |                       |
|                                                                                                                                                           | Datum      | Name              | Betreff:              |
| Bearbeitet:                                                                                                                                               | 17.05.2017 | D. Zink           | Projektnummer: K17002 |
| Landkreis: Esslingen                                                                                                                                      |            |                   |                       |
| Stadt: Reichenbach an der Fils                                                                                                                            |            |                   |                       |
| Gemarkung: Reichenbach                                                                                                                                    |            |                   |                       |
| Flur:                                                                                                                                                     |            |                   |                       |
| Höhensystem: Neu                                                                                                                                          |            | Maßstab 1:250     |                       |
| Sanierung Goethestraße                                                                                                                                    |            |                   |                       |
| Lageplan Leitungen                                                                                                                                        |            |                   |                       |
| <div></div> <p><b>GEOTECK INGENIEURE</b><br/>Gefertigt:<br/>Kirchheim u. T., den 17.05.2017</p>                                                           |            | <p>Anerkannt:</p> |                       |
| <p>Dieser Plan ist urheberrechtlich geschützt. Bei Weiterverwendung - auch auszugsweise - ist die Metzger GmbH als Urheber auf dem Plan zu vermerken.</p> |            |                   |                       |